


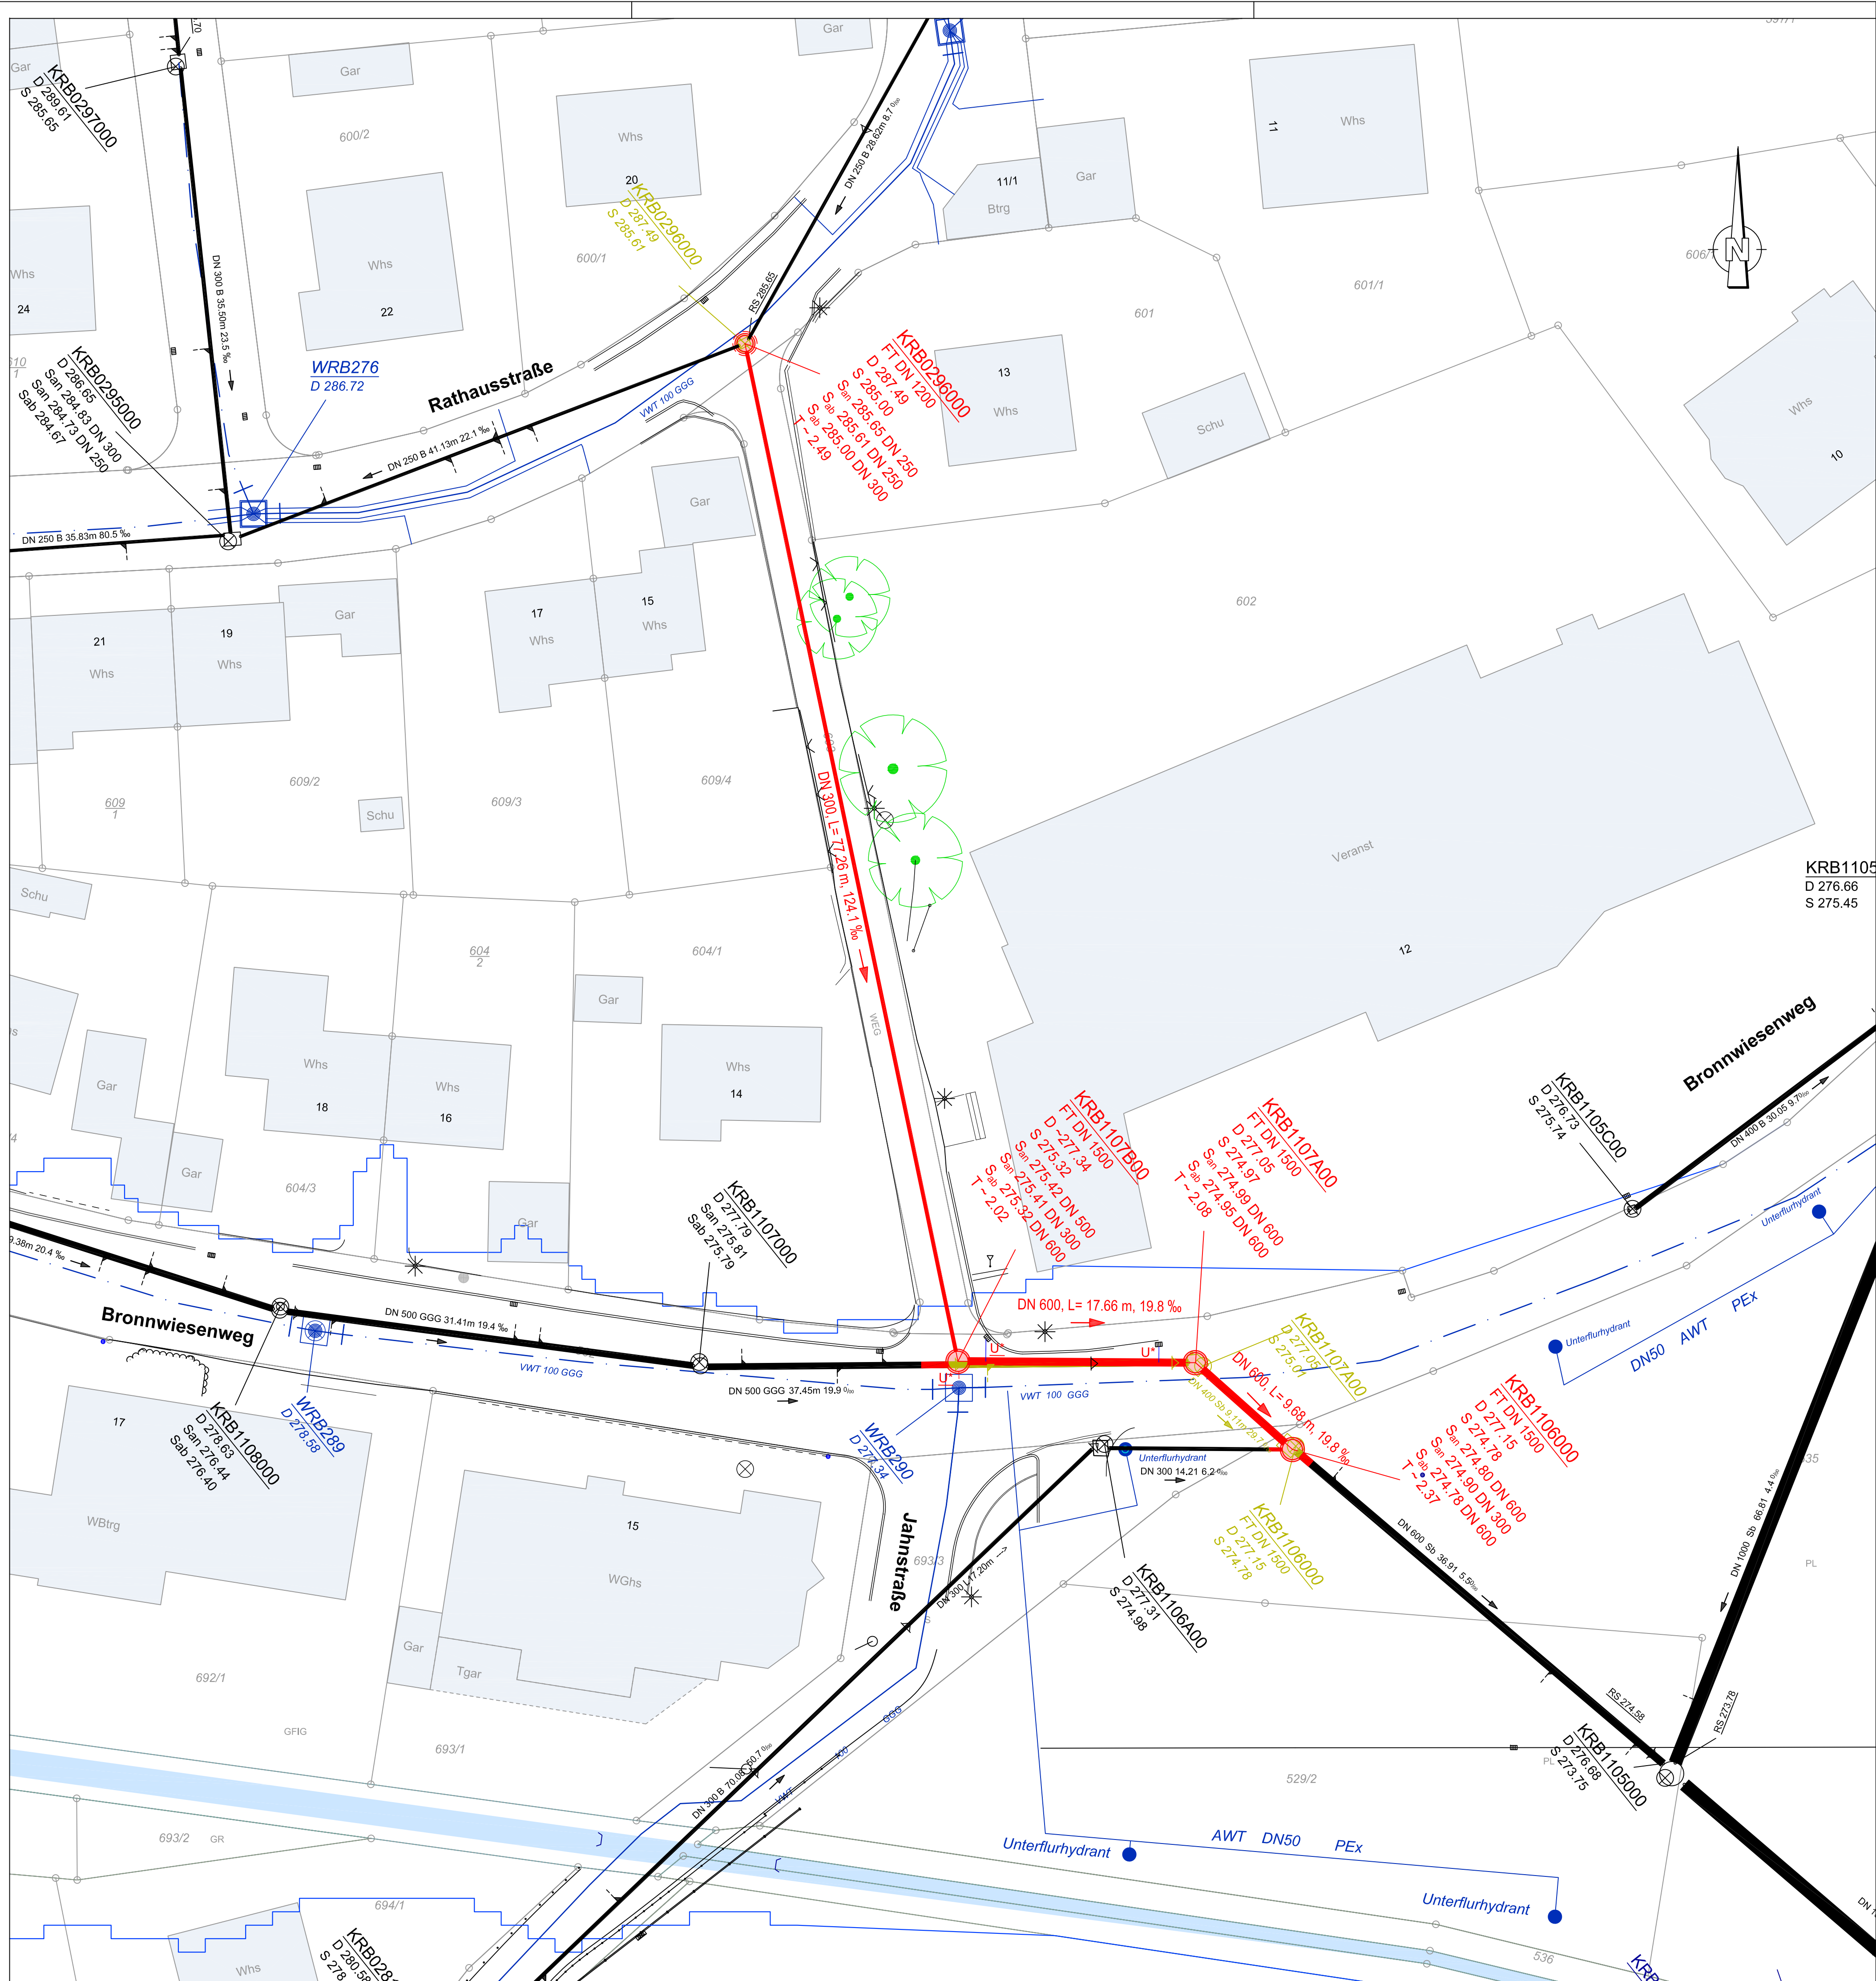

Zeichenerklärung

Bestand

Entfallend

Planung

Mischwasserkanal
Hausanschluss

Regenwasserkanal
Hausanschluss

Wasserleitung
Hausanschluss

best. Wasserleitung
digitalisiert, Lage
teilweise unbekannt

Überschwemmungsgebiet HQ₁₀₀ alt

Überschwemmungsgebiet HQ₁₀₀ neu

Auftragsfläche zum Schutz HQ₁₀₀

U* alle in Betrieb befindlichen Kanalanschlüsse auf neuen Kanal umschließen

HÖHENSYSTEM: DHN92 / LAGESYSTEM: Gauß-Krüger

ERGÄNZUNGEN

DATUM

NR.

BAUHERR:

Gemeinde Rudersberg
Rems-Murr-Kreis

ANERKANNT:
DER BAUHERR:

Rudersberg, den

.....

PROJEKT:

Baugebiet Bronnwiesenweg
Kanalauswechslung u. Retentionsausgleich

PLANUNGSSTAND

Entwurf

PLANBEZEICHNUNG:

Lageplan Teil 2
Kanalüberleitung Rathausstraße

PROJ. NR.: 06 210

MASSSTAB: 1 : 250

PLANGRÖSSE: 76 x 59

PLAN NR.: 19 - 420

GEZEICHNET: Ba

GEPRÜFT: Bolz

PROGRAMM: ACad2019

PFAD / DATEI: Lageplan K+WL_E_19-418 bis 420.dwg

ABWASSERBESEITIGUNG
WASSERVERSORGUNG
WASSERBAU
VERKEHRSANLAGEN
GEOINFORMATIONSYSTEME
PROJEKTMANAGEMENT

BERATUNG
PLANUNG
BAULEITUNG

71364 WINNENDEN, FRIEDRICH-LIST-STRASSE 10
TEL: 07195 91915-0 FAX: 07195 91915-19
INFO@BOLZ-PALMER.DE, WWW.BOLZ-PALMER.DE

DATUM:
27.09.2019

GEFERTIGT:

Urnehmerschutz gemäss DIN 34. Vervielfältigung und Weitergabe an Dritte nur mit unserer Genehmigung!