



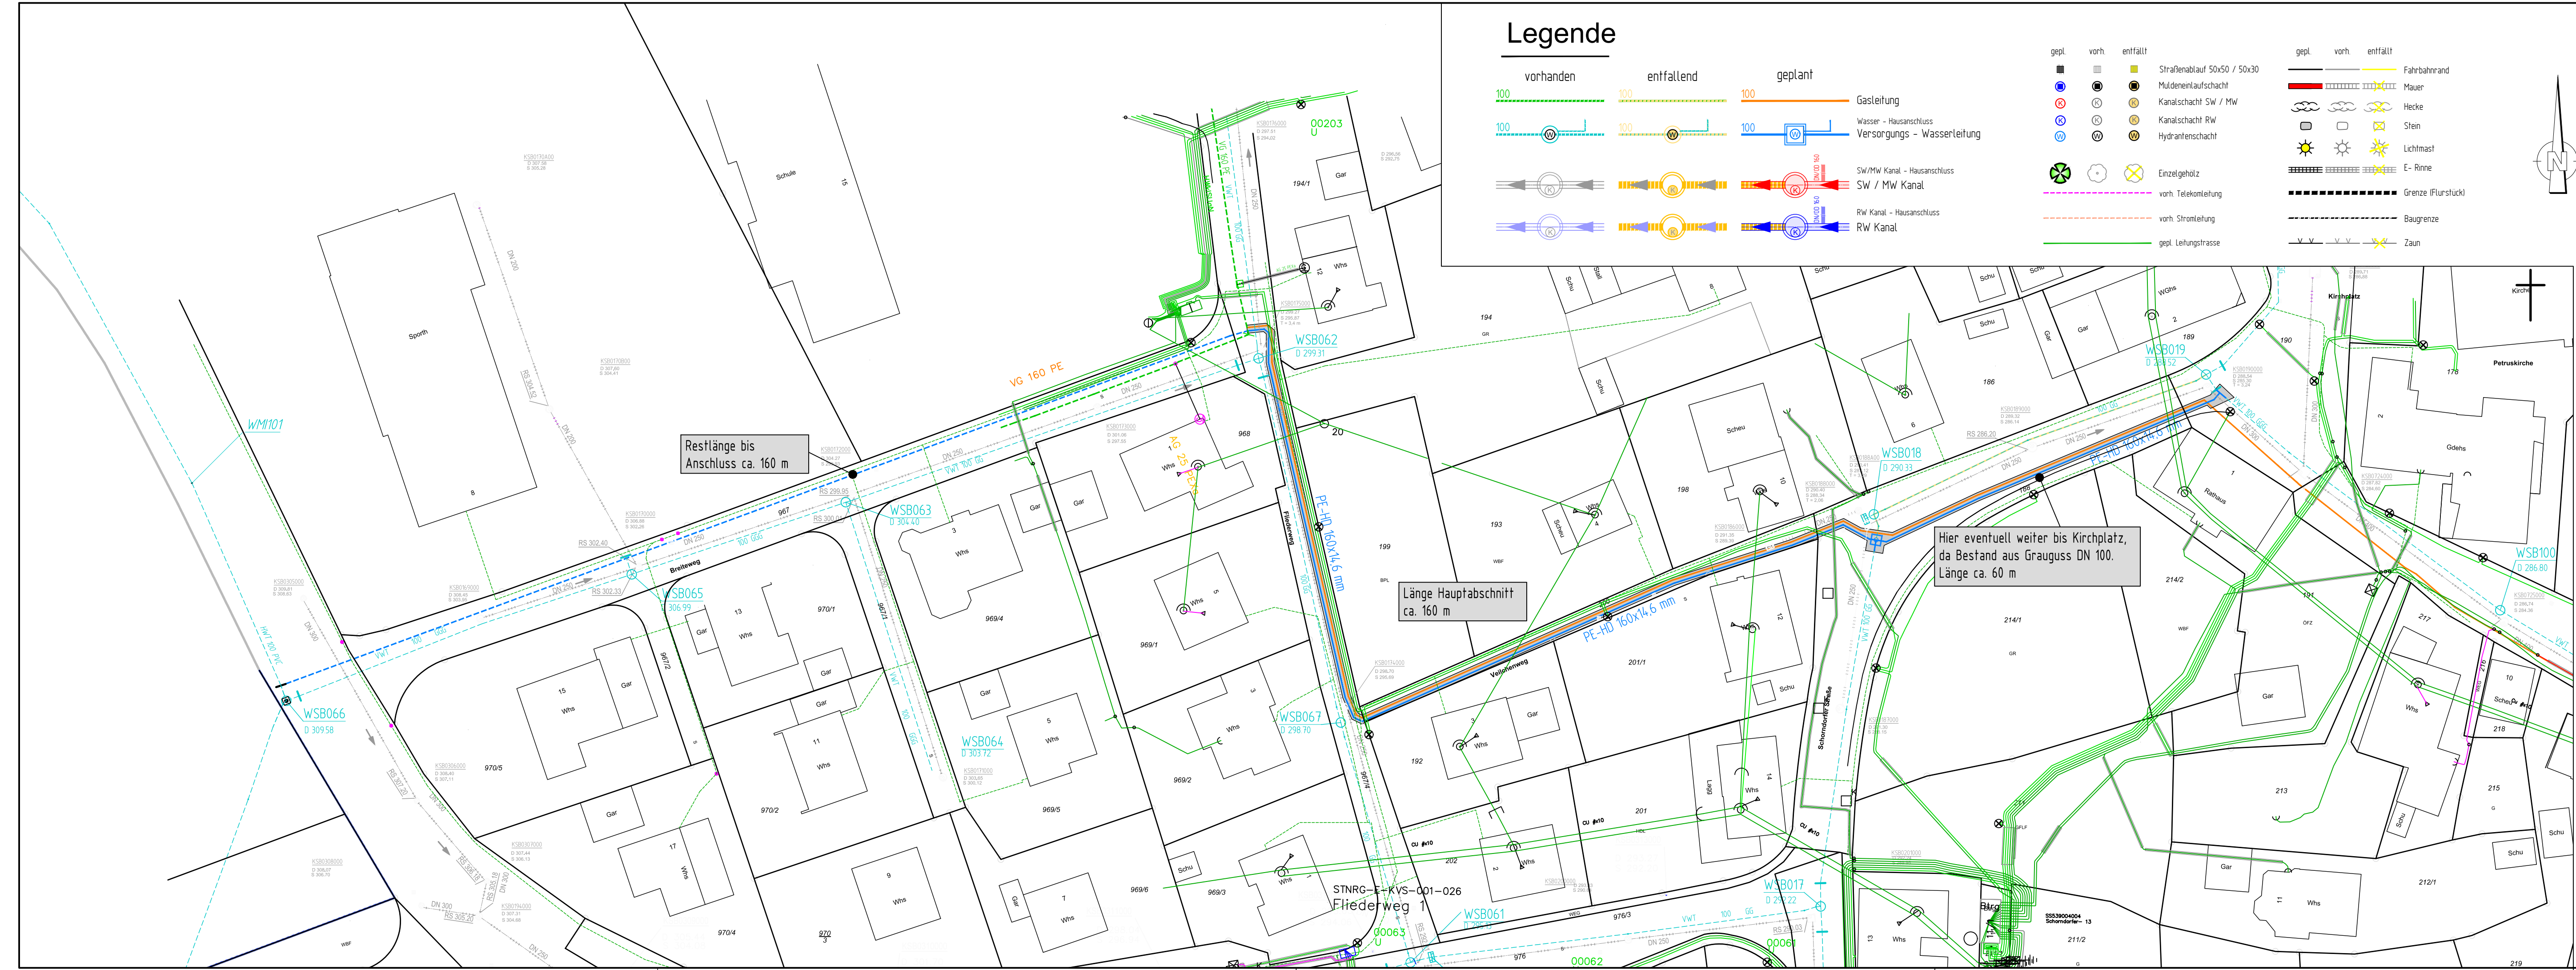

Legende

- vorhanden entfallend geplant
- 100 Gasleitung
100 Wasser - Hausanschluss
100 Versorgungs - Wasserleitung
- SW/MW Kanal - Hausanschluss
SW / MW Kanal
RW Kanal - Hausanschluss
RW Kanal

- gepl. vorh. entfällt
- Straßenablauf 50x50 / 50x30
Muldeneinlaufschacht
Kanalanschlag SW / MW
Kanalanschlag RW
Hydrantanschlag
- Einzelgehölz
vorh. Telekomleitung
vorh. Stromleitung
gepl. Leitungstrasse
- gepl. vorh. entfällt
- Fahrbahnrand
Mauer
Hecke
Stein
Lichtmast
E- Rinne
Grenze (Flurstück)
Baugrenze
Zaun

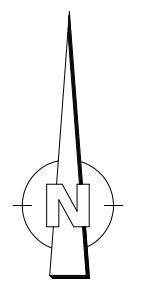

Restlänge bis Anschluss ca. 160 m

Länge Hauptabschnitt ca. 160 m

Hier eventuell weiter bis Kirchplatz, da Bestand aus Grauguss DN 100. Länge ca. 60 m

Anschlusskanäle / Grundleitungen sind nur skizzenhaft dargestellt. Unterirdische Leitungen sind nicht vollständig und nur soweit bekannt einkiziert. Bei Grabarbeiten ist der Ausführende nicht von der Erkundungs- und Sorgfaltspflicht entbunden.

Höhen in

ERGÄNZUNGEN	DATUM	NR.

BAUHERR: Gemeinde Rudersberg
Backnanger Straße 26
73635 Rudersberg

ANERKANNT DER BAUHERR:

PROJEKT: Erneuerung Gas- und Wasserleitung
Fliederweg -Veilchenweg

PLANUNGSSTAND: ENTWURF

PLANBEZEICHNUNG: Übersichtslageplan

PROJ. NR.: 2711	MASSSTAB: 1:500	PLANGROSSE:
PLAN NR.: 2711-105	GEZEICHNET: fe	GEPRÜFT: Riker
PROGRAMM: ACAD	PFAD / DATEI:	

Riker + Rebmann

BERATUNG PLANUNG BAULEITUNG
VERKEHRSANLAGEN
WASSERVERSORGUNG
ABWASSERBESEITIGUNG
ZERTIFIZIERTE KANALSANIERUNGSBERATUNG
PROJEKTMANAGEMENT

RIKER + REBMAN BERATENDE INGENIEURE, PartG mbB
D-71540 MURRHARDT NÄGELESTRASSE 2
TEL.: 07192/93599-0 FAX.: 07192/93599-19 E-MAIL: INGENIEURE@RIKER-REBMAN.DE

DATUM: 03.02.2020	GEFERTIGT:
-------------------	------------