


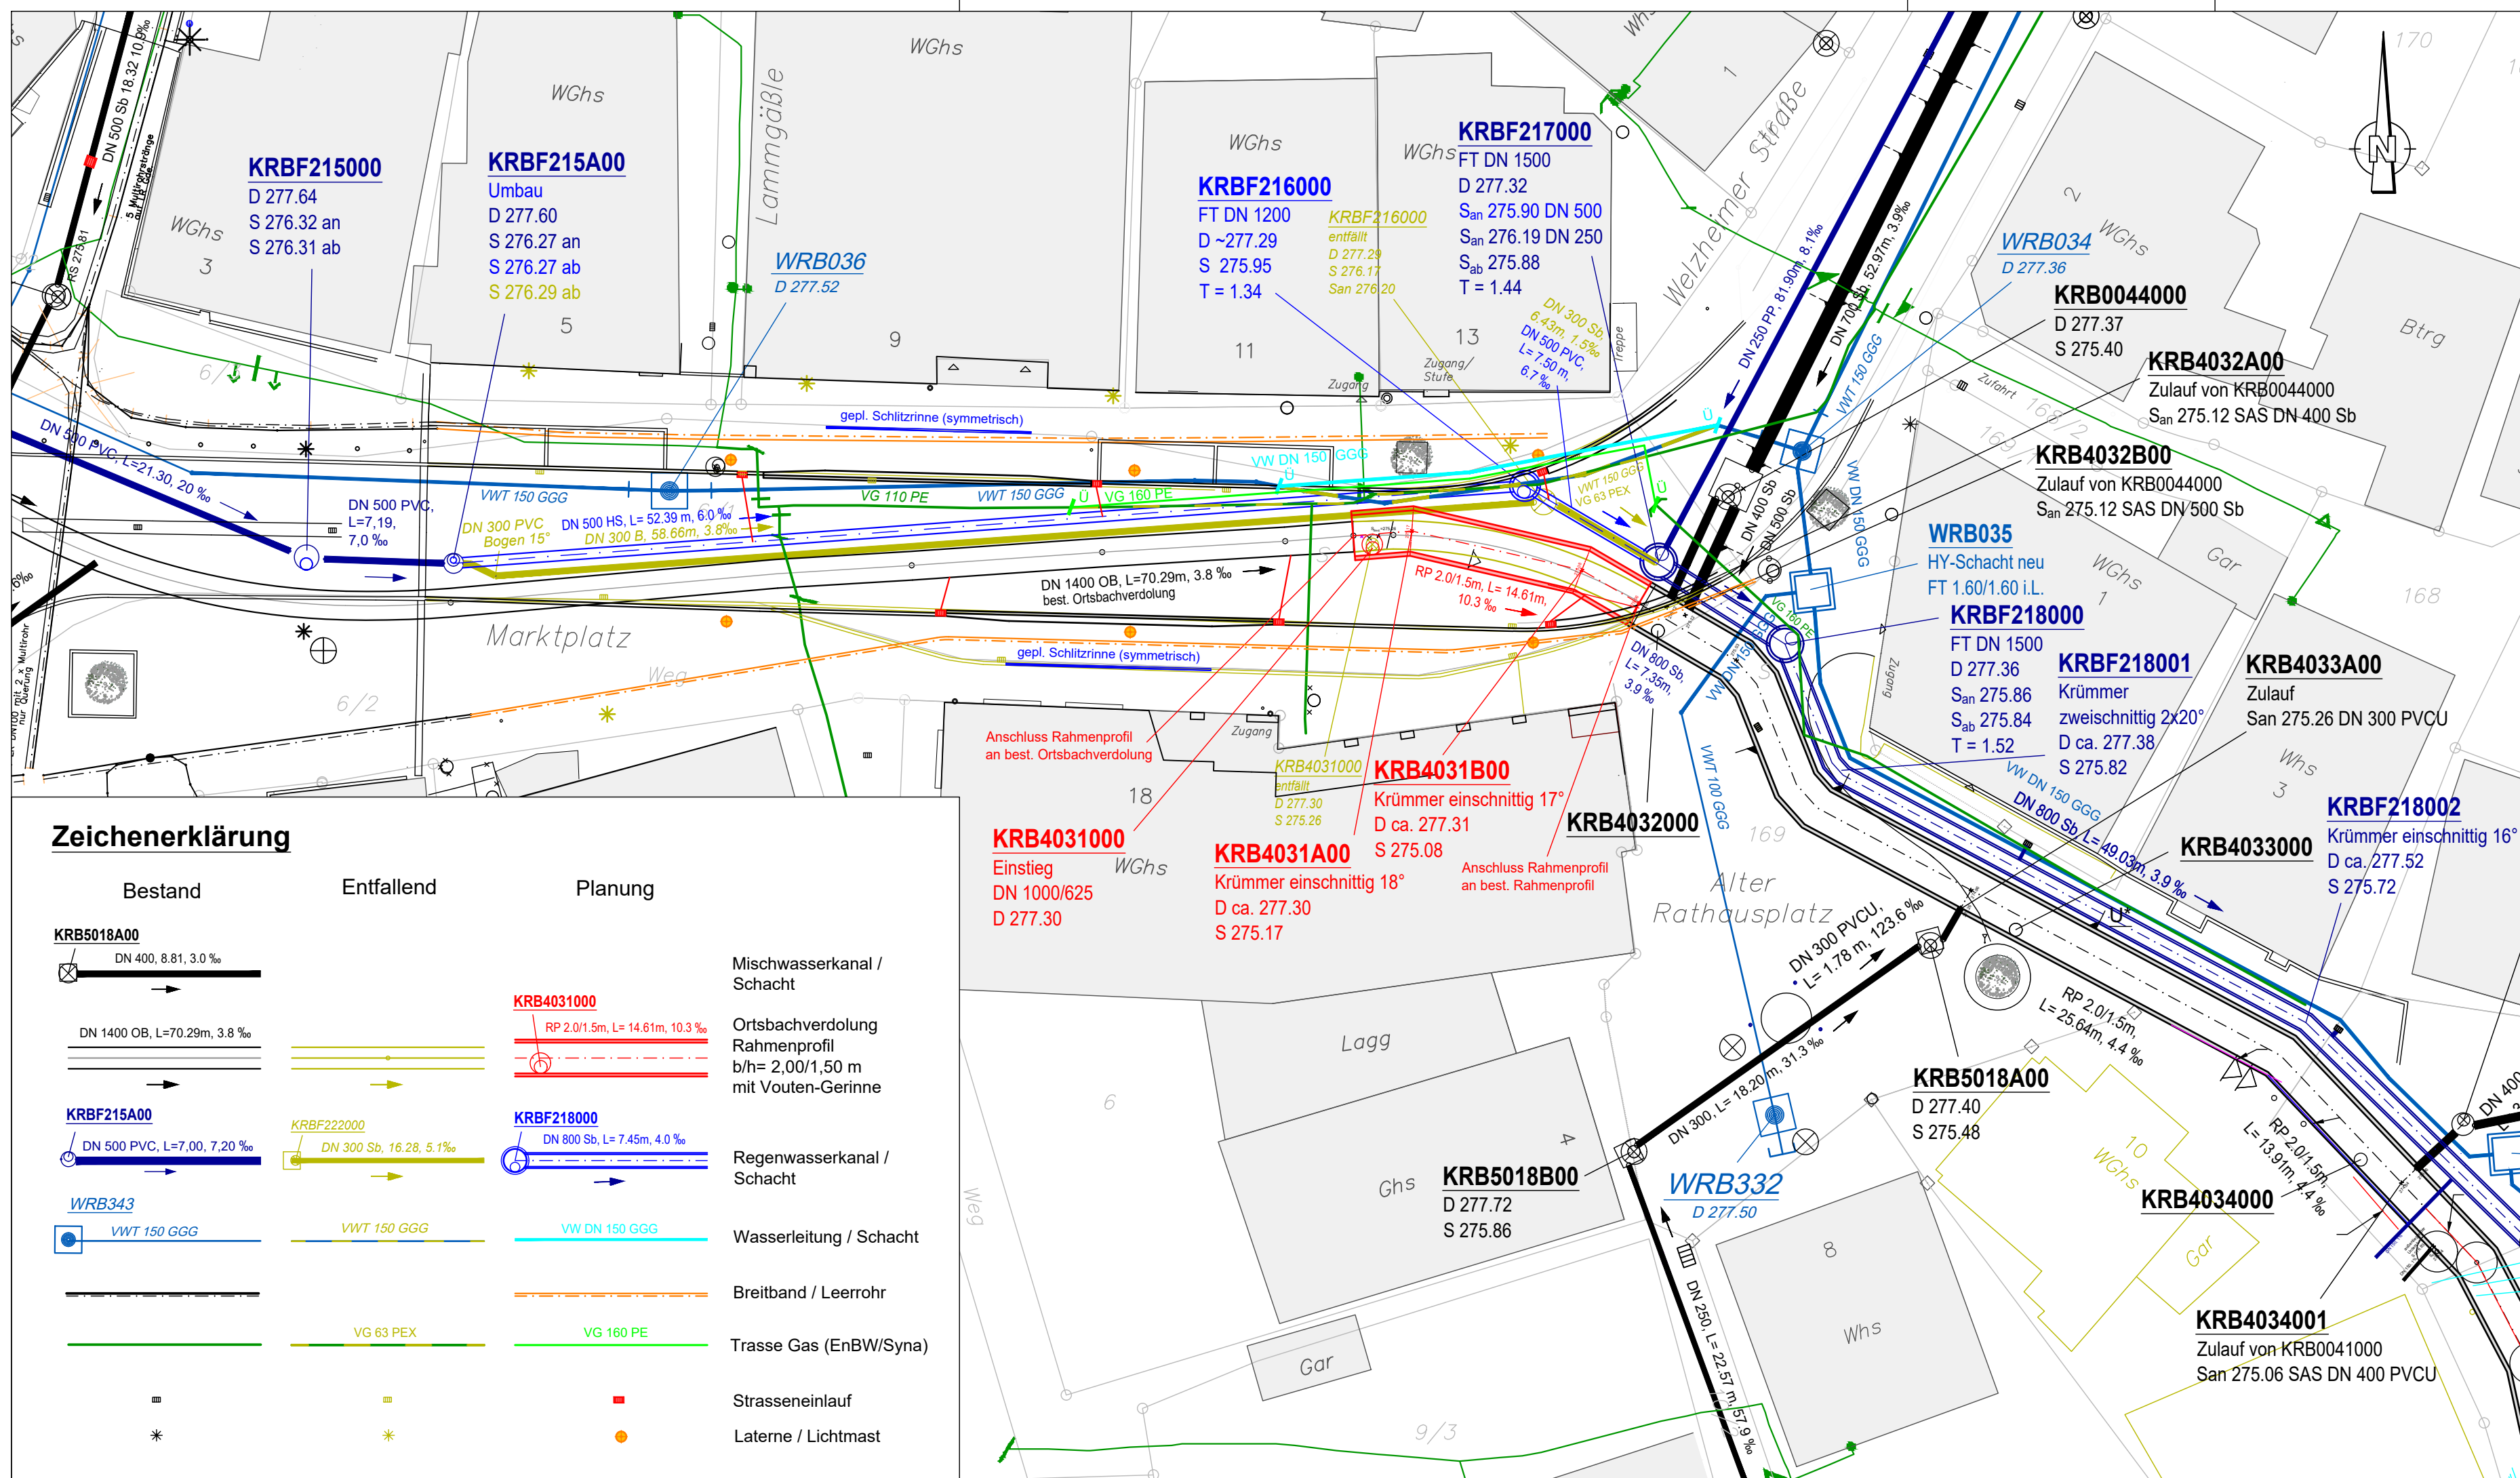

Zeichenerklärung

Bestand	Entfallend	Planung	
KRB5018A00 DN 400, 8.81, 3.0 ‰		KRB4031000 RP 2.0/1.5m, L= 14.61m, 10.3 ‰	Mischwasserkanal / Schacht
DN 1400 OB, L=70.29m, 3.8 ‰		KRB4031A00 Krümmer einschnittig 18° D ca. 277.30 S 275.17	Ortsbachverdolung Rahmenprofil b/h= 2,00/1,50 m mit Vouten-Gerinne
KRBF215A00 DN 500 PVC, L=7,00, 7,20 ‰	KRBF222000 DN 300 Sb, 16.28, 5.1 ‰	KRBF218000 DN 800 Sb, L= 7.45m, 4.0 ‰	Regenwasserkanal / Schacht
WRB343 VWT 150 GGG	VWT 150 GGG	VW DN 150 GGG	Wasserleitung / Schacht
	VG 63 PEX	VG 160 PE	Breitband / Leerrohr
			Trasse Gas (EnBW/Syna)
			Strasseneinlauf
			Laterne / Lichtmast

HÖHENSYSTEM: DHHN12 / LAGESYSTEM: Gauß-Krüger

ERGÄNZUNGEN	DATUM	NR.

BAUHERR:

Gemeinde Rudersberg
Rems-Murr-Kreis

ANERKANNT
DER BAUHERR: Rudersberg, den

PROJEKT: Umbau Bereich Marktplatz
in Rudersberg

PLANUNGSSTAND: Entwurfsplanung

PLANBEZEICHNUNG: Lageplan
Kanal, Wasser- und Gasleitung

PROJ. NR.: 06 220	MASSSTAB: 1 : 250	PLANGRÖSSE: 70 x 30
PLAN NR.: 20 - 620	GEZEICHNET: kö / li	GEPRÜFT: Bolz
PROGRAMM: ACad2021	PFAD / DATEI: E \ LP K+WL+G, Stb_E_20-620_623_627.dwg	

ABWASSERBESEITIGUNG
WASSERVERSORGUNG
WASSERBAU
VERKEHRSANLAGEN
GEOINFORMATIONSSYSTEME
PROJEKTMANAGEMENT



BERATUNG
PLANUNG
BAULEITUNG

71364 WINNENDEN, FRIEDRICH-LIST-STRASSE 10
TEL: 07195 91915-0 FAX: 07195 91915-19
INFO@BOLZ-PALMER.DE, WWW.BOLZ-PALMER.DE

DATUM: 23.11.2020	GEFERTIGT: 
----------------------	---

Urheberschutz gemäss DIN 34. Vervielfältigung und Weitergabe an Dritte nur mit unserer Genehmigung!