


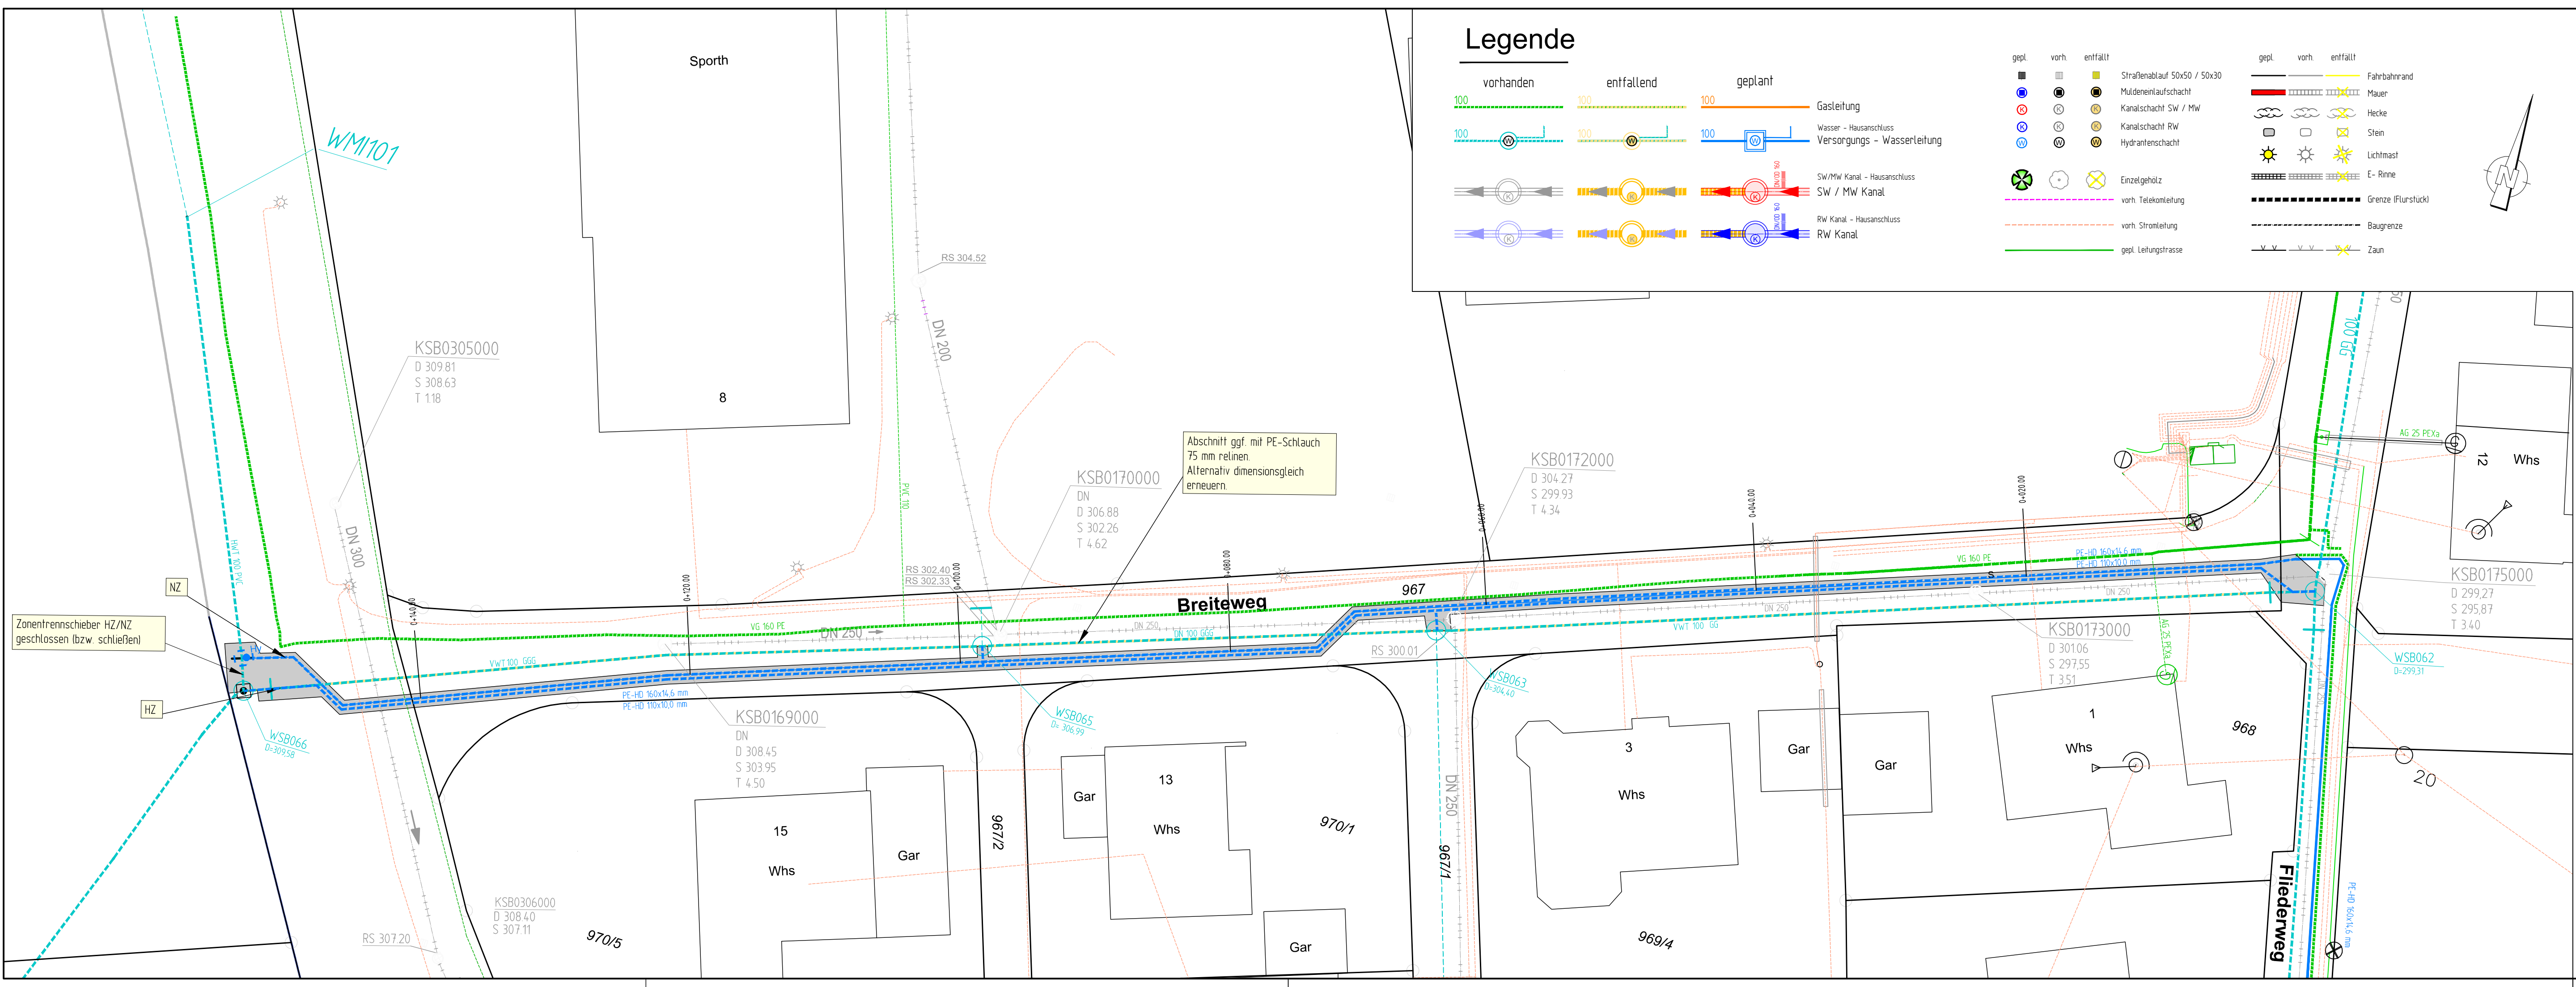


Legende

- | vorhanden | entfallend | geplant | |
|-----------|------------|---------|---|
| 100 | 100 | 100 | Gasleitung |
| 100 | 100 | 100 | Wasser - Hausanschluss
Versorgungs - Wasserleitung |
| | | | SW/MW Kanal - Hausanschluss
SW / MW Kanal |
| | | | RW Kanal - Hausanschluss
RW Kanal |

- | gepl. | vorh. | entfällt | |
|-------|-------|----------|-----------------------------|
| ■ | ■ | ■ | Straßenablauf 50x50 / 50x30 |
| ● | ● | ● | Muldeneinlaufschacht |
| ⊗ | ⊗ | ⊗ | Kanalschacht SW / MW |
| ⊗ | ⊗ | ⊗ | Kanalschacht RW |
| ⊗ | ⊗ | ⊗ | Hydrantenschacht |
| ⊗ | ⊗ | ⊗ | Einzelgehölz |
| --- | --- | --- | vorh. Telekomleitung |
| --- | --- | --- | vorh. Stromleitung |
| --- | --- | --- | gepl. Leitungsstrasse |

- | gepl. | vorh. | entfällt | |
|-------|-------|----------|--------------------|
| --- | --- | --- | Fahrbahnrand |
| --- | --- | --- | Mauer |
| --- | --- | --- | Hecke |
| --- | --- | --- | Stein |
| --- | --- | --- | Lichtmast |
| --- | --- | --- | E- Rinne |
| --- | --- | --- | Grenze (Flurstück) |
| --- | --- | --- | Baugrenze |
| --- | --- | --- | Zaun |

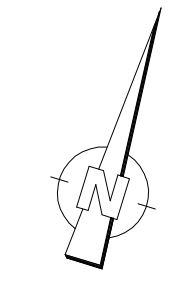

Anschlusskanäle / Grundleitungen sind nur skizzenhaft dargestellt
Unterirdische Leitungen sind nicht vollständig und nur soweit bekannt einskizziert.
Bei Grabarbeiten ist der Ausführende nicht von der Erkundungs- und Sorgfaltspflicht entbunden.

ERGÄNZUNGEN	DATUM	NR.

BAUHERR:

Gemeinde Rudersberg
Backnanger Straße 26
73635 Rudersberg

GEMEINDE RUDERSBERG

ANERKANNT DER BAUHERR:

VORABZUG

PROJEKT:

Ausbau Wassernetz
Leitungserneuerung Breiteweg

PLANUNGSSTAND:

AUSFÜHRUNG 2022

PLANBEZEICHNUNG:

Lageplan BA Breiteweg

PROJ. NR.: 2711	PLANGRÖSSE:	MASSSTAB: 1:250
PLAN NR.: 2711-408	GEZEICHNET: Fe	GEPRÜFT: Riker
Koordinatensystem:	☒ GK	☐ UTM
Höhensystem:	☒ NN (DHHN12)	☐ NHN (DHHN92) ☐ NHN (DHHN2016)
Geobasisdaten:	ALKIS © LGL Baden-Württemberg	Stand
übergeben durch:	Gemeinde Rudersberg	

Riker + Rebmann

BERATUNG PLANUNG BAULEITUNG ABWASSERBESEITIGUNG
VERKEHRSANLAGEN ZERTIFIZIERTE KANALSANIERUNGSBERATUNG
WASSERVERSORGUNG PROJEKTMANAGEMENT

RIKER + REBMANNS BERATUNGS INGENIEURE, PartG mbB
D-71540 MURRHARDT NÄGELESTRASSE 2
TEL.: 07192/93599-0 FAX.: 07192/93599-19 E-MAIL: INGENIEURE@RIKER-REBMANNS.DE

DATUM:	GEFERTIGT:
25.10.2021	