


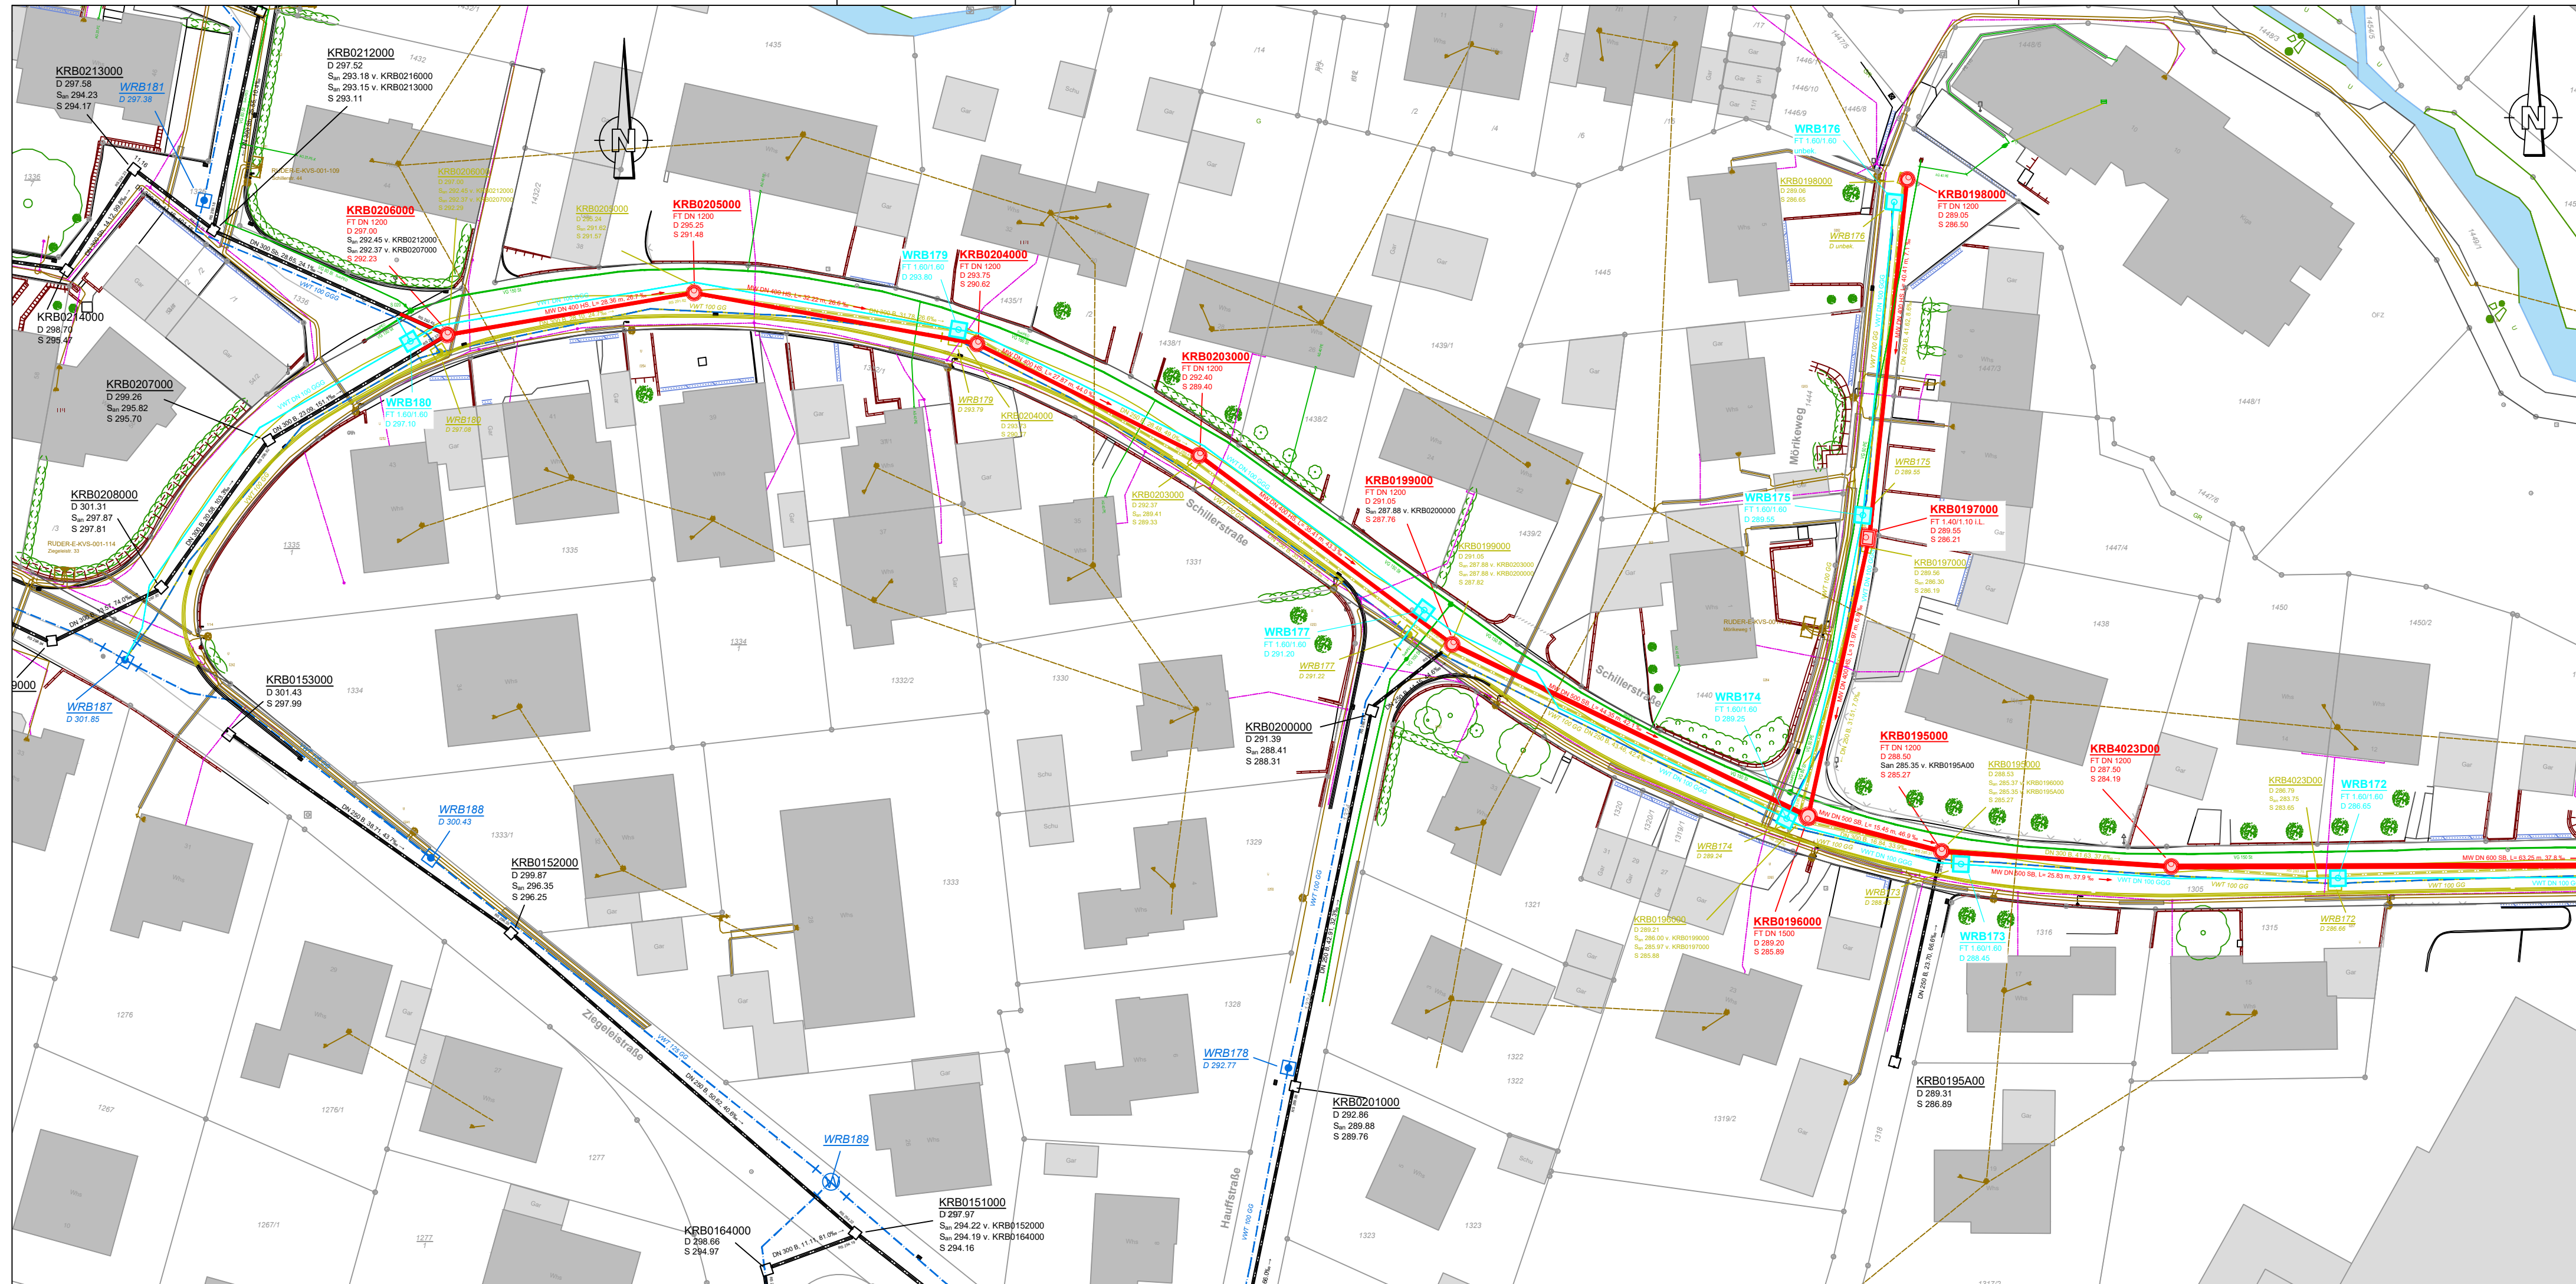

Legende

Bestand

KSB0108000
D 286.57
S 282.55

63.22 6.44 0‰

WRB178
D 292.77

best. Wasserleitung
digitalisiert, Lage
teilweise unbekannt

Mischwasserkanal

Wasserleitung

Planung

KRB00Bxxxx
FT DN 1200
D 289.01
S_u 286.81
T 2.20

DN 400 HS,
L=33.89 m, 5.0 ‰

WRBxxx
neu 1.60/1.60
D 288.70

WL DN 100 GGG

Mischwasserkanal

Wasserleitung

Entfallende Leitung

HÖHENSYSTEM: DHHN92 / LAGESYSTEM: Gauß-Krüger

ERGÄNZUNGEN	DATUM	NR.

BAUHERR:
GEMEINDE RUDERSBERG

ANERKANT
DER BAUHERR: Rudersberg, den

PROJEKT: Kanal-/ Wasserleitungsauswechslung
Schillerstr., Mörkeweg in Rudersberg

PLANUNGSSTAND: Vorplanung

PLANBEZEICHNUNG: Lageplan
koord. Leitungsplan - Variante 1

PROJ. NR.: 06 222	MASSSTAB: 1 : 500	PLANGRÖSSE: 103 x 30
PLAN NR.: 22 - 290	GEZEICHNET: kw/li/sh	GEPRÜFT: Bolz
PROGRAMM: ACad2021	PFAD / DATEI: VP / LP_K+W_SIB_VP_22-290 bis 292.dwg	

ABWASSERBESEITIGUNG
WASSERVERSORGUNG
WASSERBAU
VERKEHRSANLAGEN
GEOINFORMATIONSYSTEME
PROJEKTMANAGEMENT

BOLZ PALMER
INGENIEURE

BERATUNG
PLANUNG
BAULEITUNG

71364 WINNENDEN, FRIEDRICH-LIST-STRASSE 10
TEL: 07195 91915-0 FAX: 07195 91915-19
INFO@BOLZ-PALMER.DE, WWW.BOLZ-PALMER.DE

DATUM: 09.08.2022

GEFERTIGT: *Bolz*

Urheberschutz gemäss DIN 34. Vervielfältigung und Weitergabe an Dritte nur mit unserer Genehmigung!