


NEUE ZUMHOFER STR.

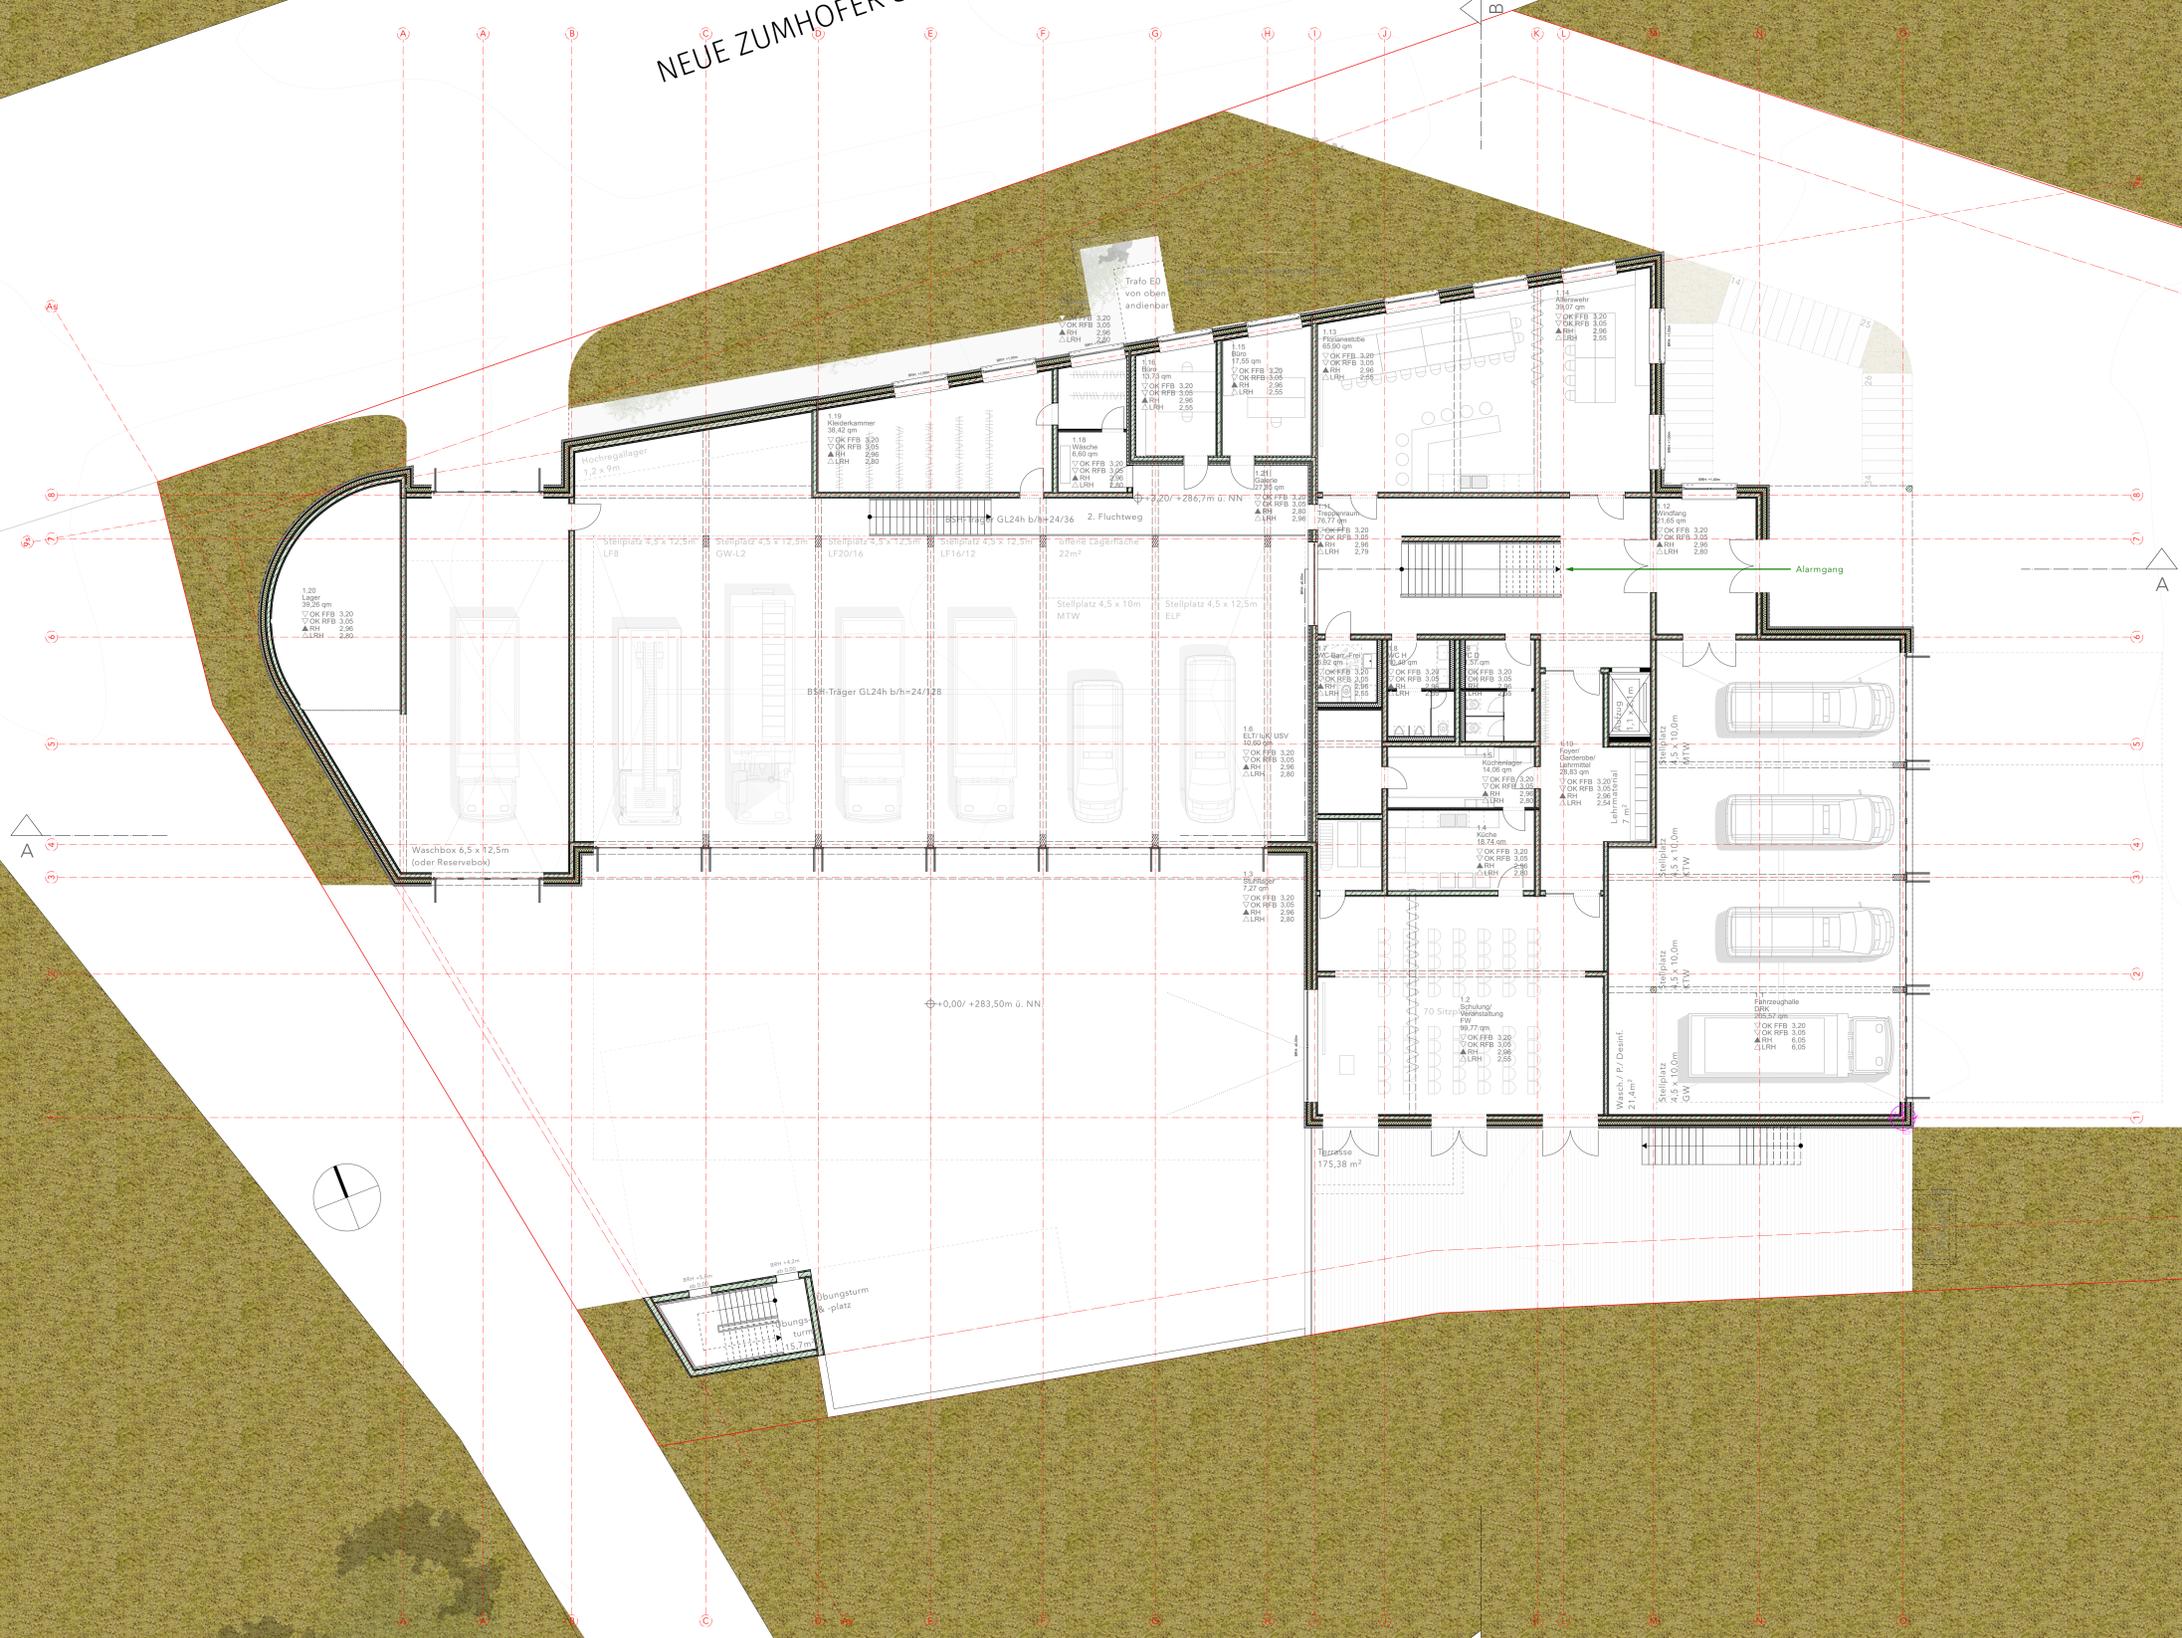

ENTWURF



Übersichtsplan

EFH = 286,70 m ü. NN

Bauvorhaben

Neubau Rettungszentrum

Neue Zumhofer Straße

73635 Rudersberg

Bauherr

Gemeinde Rudersberg

 
Vertr. d. Hr. BM Raimon Ahrens

Backnanger Straße 26

73635 Rudersberg

Datum / Unterschrift Bauherr

Planung



GAUS Generalplaner GmbH

Stuttgarter Straße 50

73033 Göppingen

07143 40 23 10

info@gaus-architekten.de

www.gaus-architekten.de

Datum / Unterschrift Planverfasser

Planbezeichnung

Grundriss E+1

Projektnr.:

O-2021-014

Maßstab

1:100

Ersteller

JFE

Datum

31.10.25

Plannummer

GR-N-02