


Legende :

- geplanter Mischwasserkanal/Sammler - offene Bauweise
- geplanter Mischwasserkanal/Sammler - Spülbohrverfahren
- bestehender Moschwasserkanal
- bestehender Regenwasserkanal / Dole
- Naturschutzgebiet
- Vogelschutzgebiet

Index	Name	Datum	Änderung

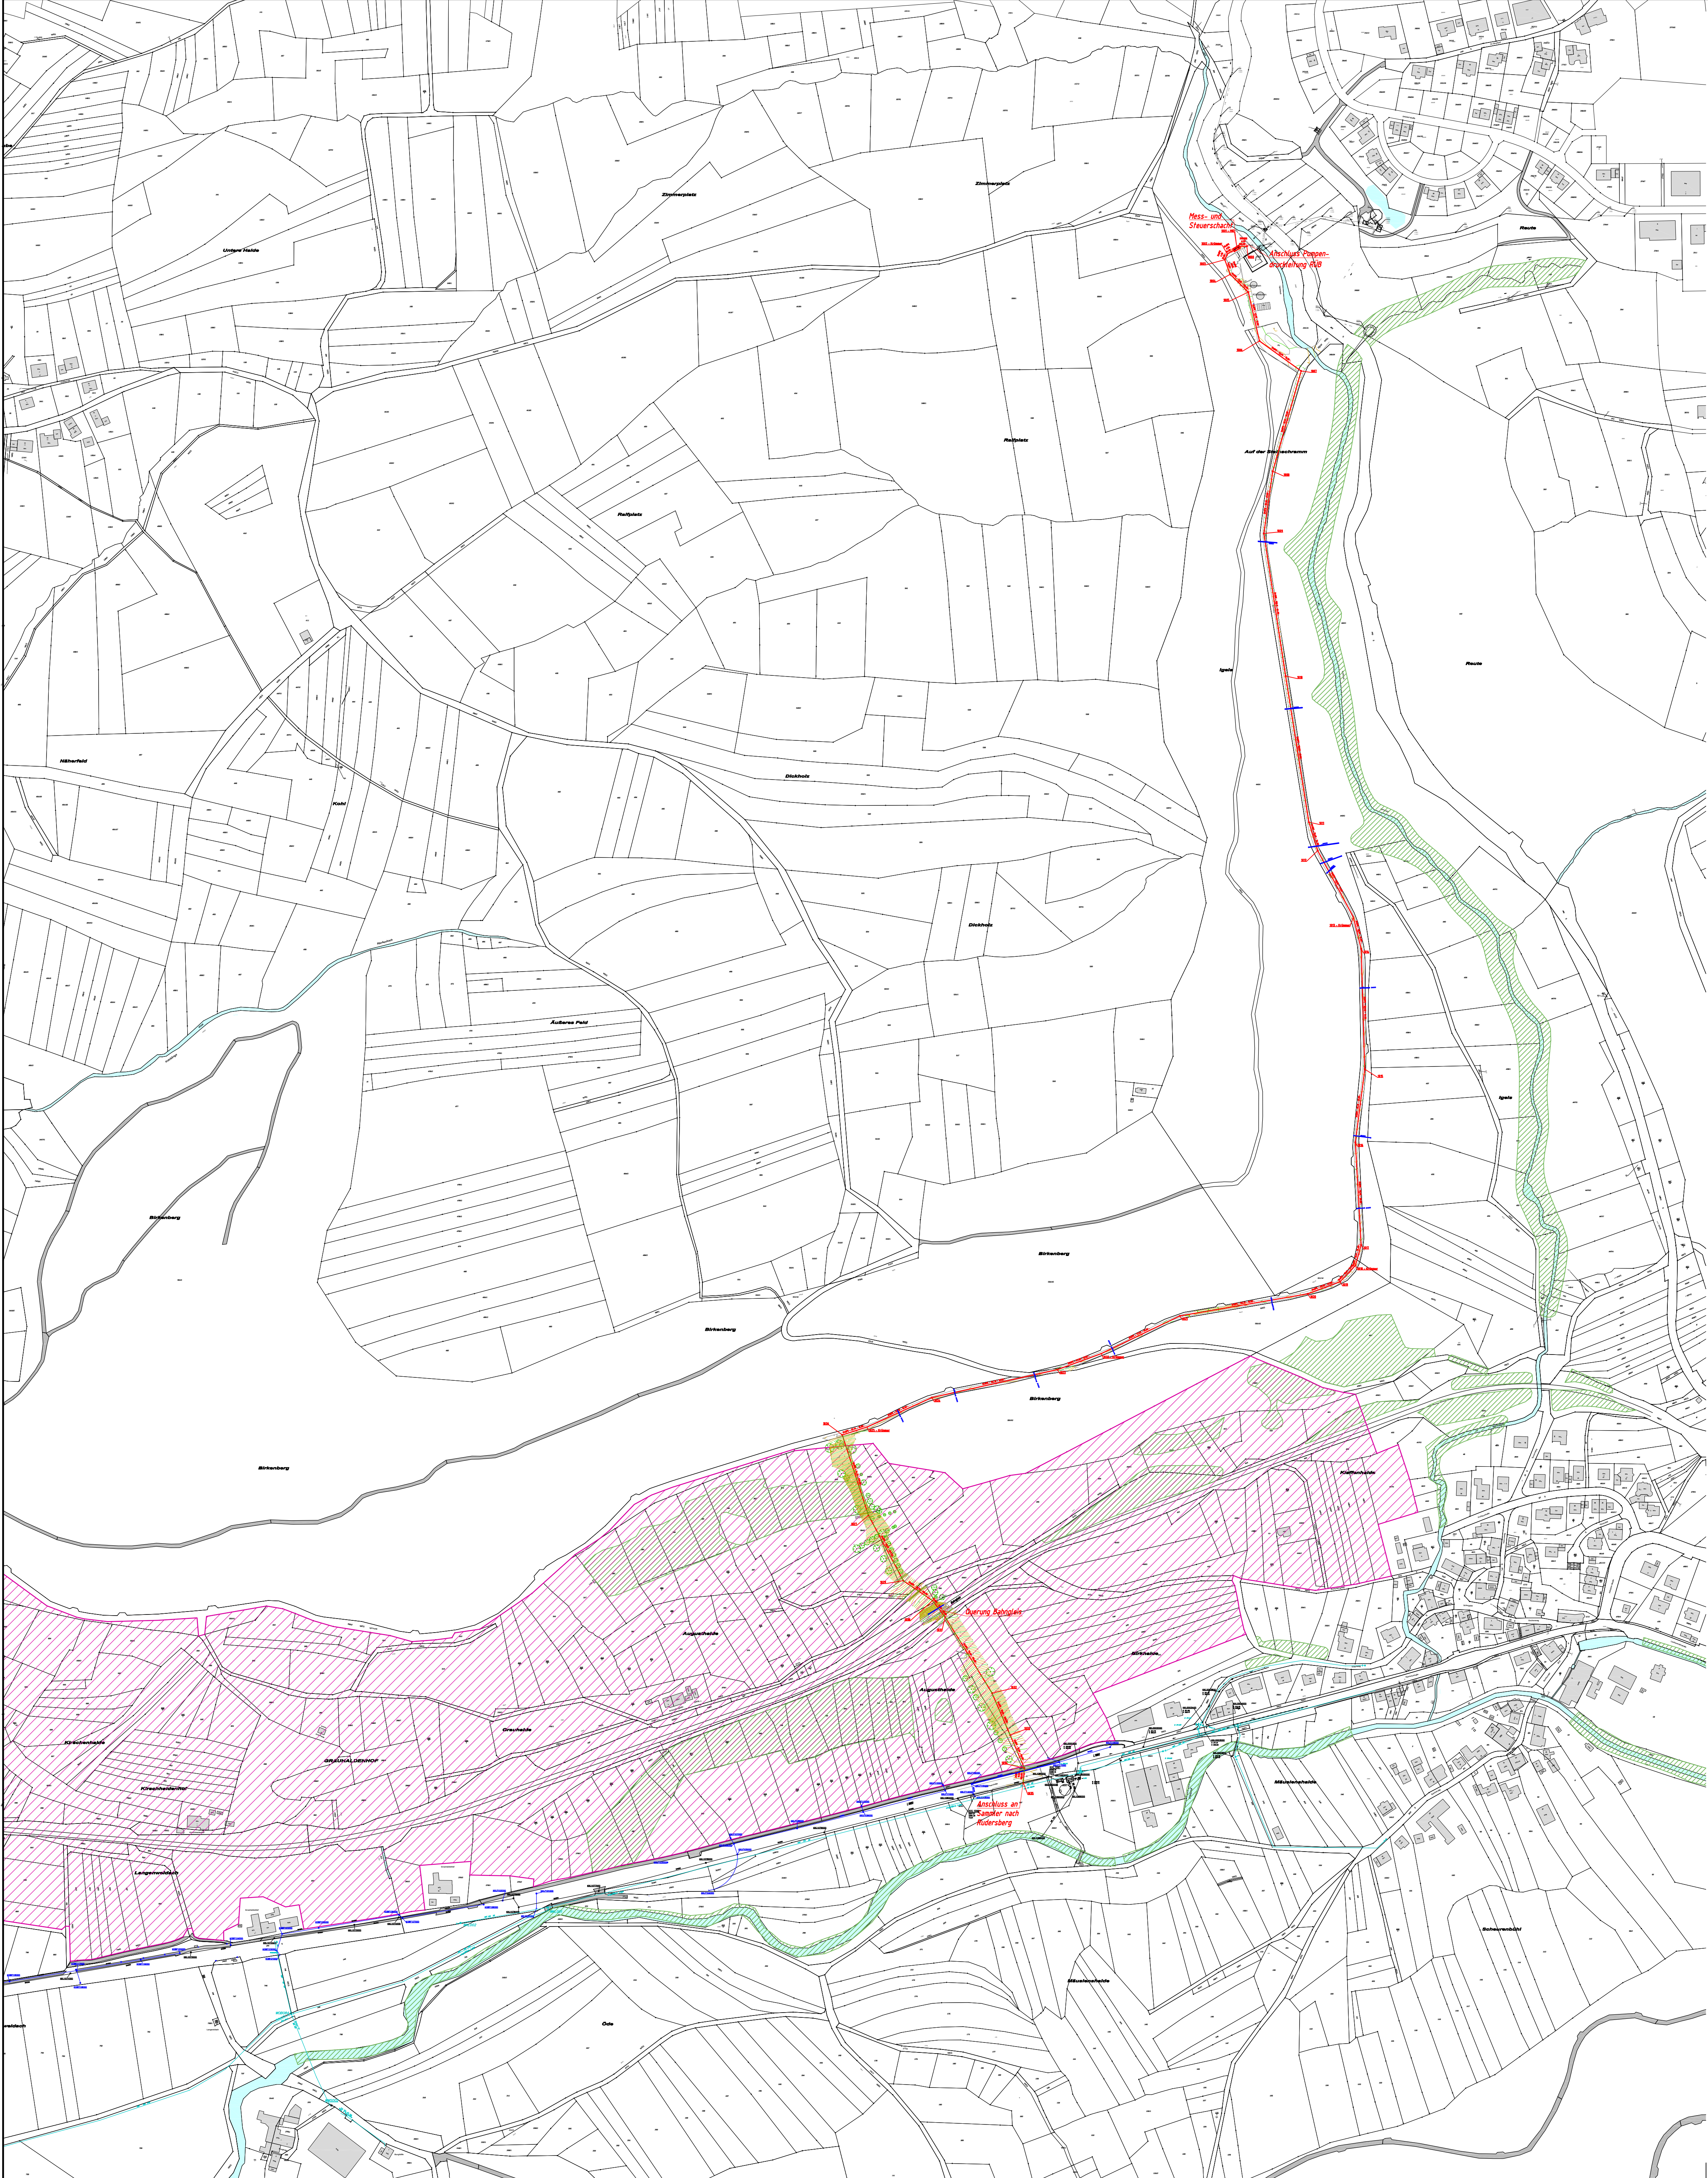

**Ingenieurbüro
FRANK GmbH**

Schlachthofstraße 6
71522 Backnang

Telefon (07191) 3234-0
Telefax (07191) 3234-10

www.ingbuero-frank.de
kontakt@ingbuero-frank.de

Beratung, Planung, Bauleitung
Ingenieurbau, Wasserbau
Abwassertechnik
Wasserversorgung
Straßenbau

Entwurf

Landkreis: **Rems-Murr-Kreis**
Stadt/Gemeinde: **Althütte**
Stadt-/Ortsteil: **Althütte**

Projekt:
**Kanalanschluss Althütte
an Sammler nach Rudersberg**

Übersichtslageplan

Maßstab:
1 : 2500

Anerkannt: den

Gez.: **Ge** **24.08.14**

ZNr.: **6814/1** | Pfad/Dat.: **ALTHÜT_KAN_L.P._PW_2014-08-08.dwg**
(ALTHÜT)