


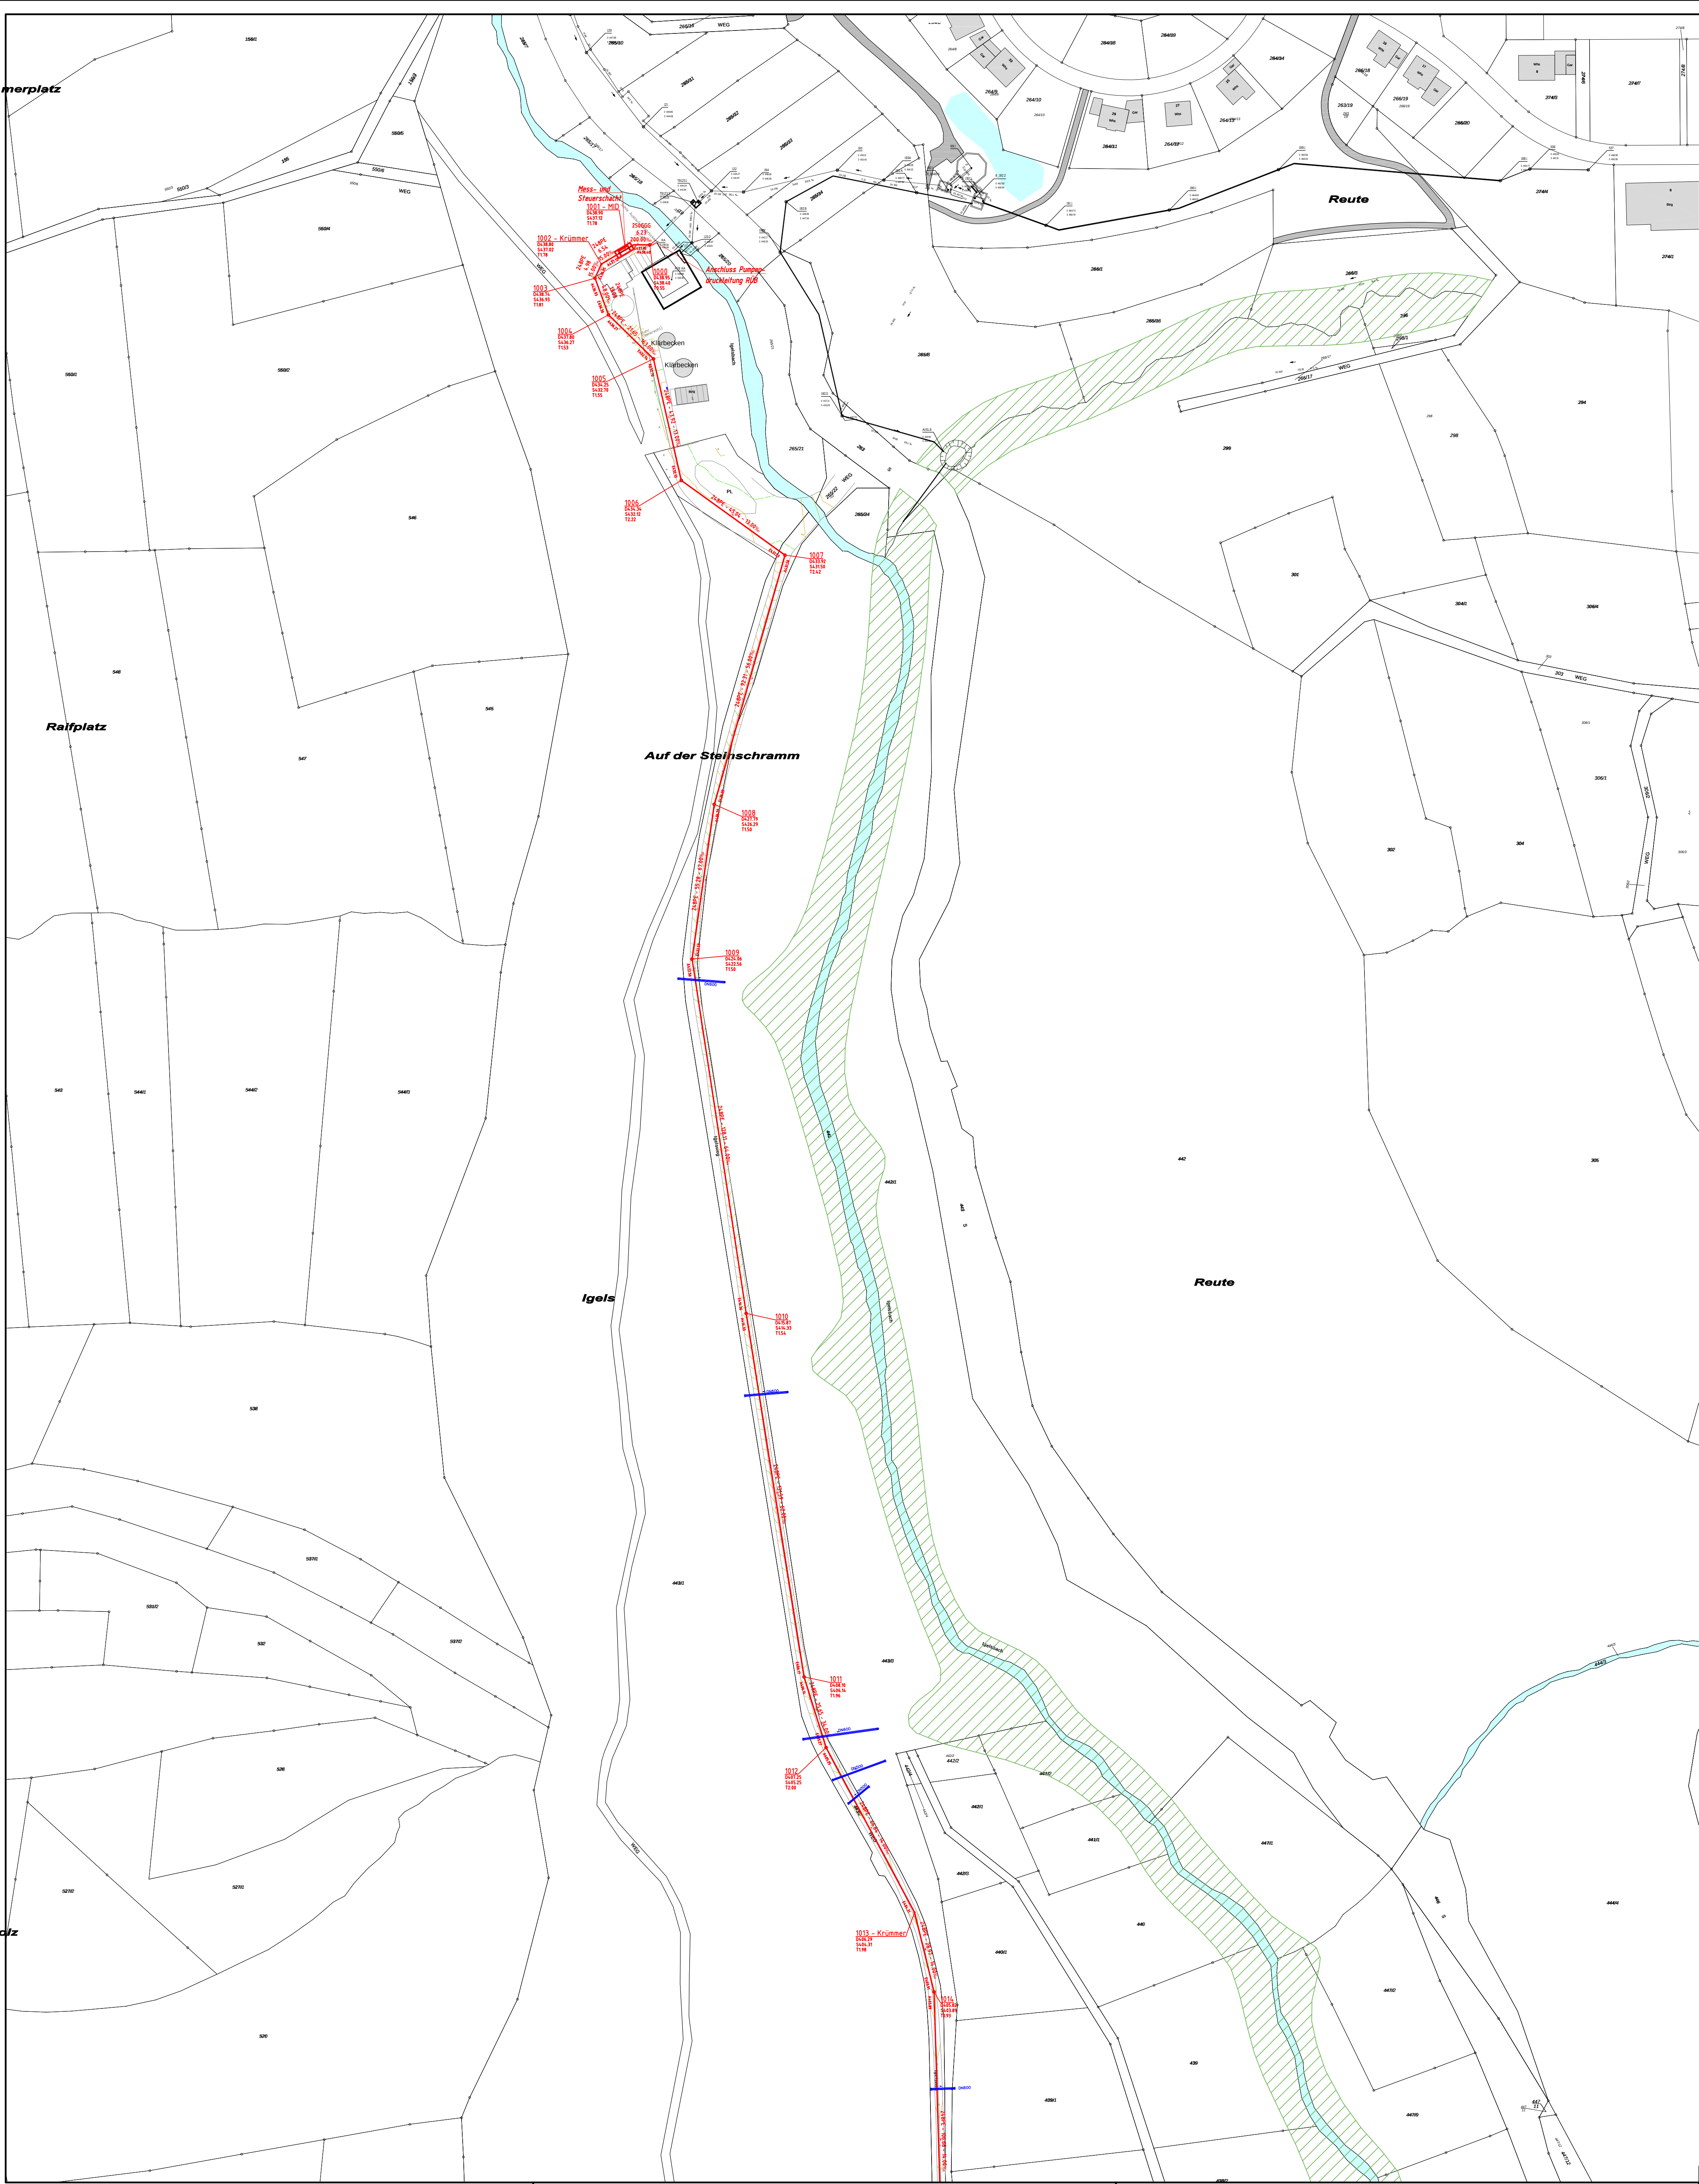

Legende :

- geplanter Mischwasserkanal/Sammler - offene Bauweise
- geplanter Mischwasserkanal/Sammler - Spülbohrverfahren
- bestehender Moschwasserkanal
- bestehender Regenwasserkanal / Dole
- Naturschutzgebiet
- Vogelschutzgebiet

Index	Name	Datum	Änderung



**Ingenieurbüro
FRANK GmbH**

Schlachthofstraße 6
71522 Backnang

Telefon (07191) 3234-0
Telefax (07191) 3234-10

www.ingbuero-frank.de
kontakt@ingbuero-frank.de

Beratung, Planung, Bauleitung
Ingenieurbau, Wasserbau
Abwassertechnik
Wasserversorgung
Straßenbau

Entwurf

Landkreis: Rems-Murr-Kreis
Stadt/Gemeinde: Althütte
Stadt-/Ortsteil: Althütte

Projekt:
Kanalanschluss Althütte
an Sammler nach Rudersberg

Lageplan - nördlicher Teil

Maßstab:
1 : 1000

Änerkannt: den

Gez.: Ge 24.08.14

ZNr.: 6814/2

Plan/Dat.: ALTHÜT_KAN_L.P._PW_2014-08-08.dwg
(ALTHÜT)